


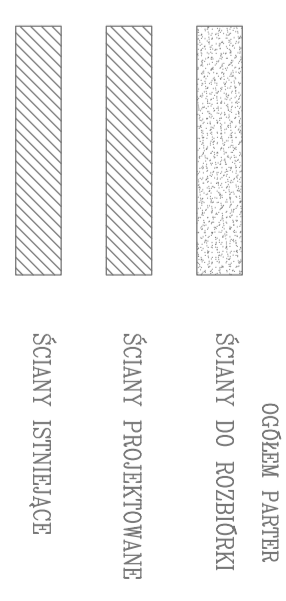

— Instalacja zimnej wody
— Instalacja ciepłej wody
— Przewody wody zimnej – 16PN, wody ciepłej 20PN.

Lp	POMIESZCZENIE	Powierzchnia użytkowa	KODZAJ POSADZKI
2.1	KOMUNIKACJA	20,20 m ²	GRS
2.2	HALL	11,10 m ²	GRS
2.3	PODSTACJA POGOTOWIA	12,10 m ²	TARKEP
2.4	PODSTACJA POGOTOWIA	11,60 m ²	TARKEP
2.5	KAZIENKA	5,00 m ²	GRS
2.6	POMIESZCZENIE SOCIALNE	5,30 m ²	GRS
2.7	PODSTACJA POGOTOWIA	11,00 m ²	TARKEP
2.8	PODSTACJA POGOTOWIA	10,20 m ²	TARKEP
2.9	RAZEM	86,50 m ²	
2.10	POKOJ BIUROWY	12,40 m ²	TARKEP
2.11	POKOJ BIUROWY	12,80 m ²	TARKEP
2.12	POKOJ BIUROWY	11,70 m ²	TARKEP
2.13	KAZIENKA	3,20 m ²	GRS
2.14	POKOJ BIUROWY	14,70 m ²	TARKEP
2.15	POKOJ BIUROWY	14,70 m ²	TARKEP
2.16	POKOJ BIUROWY	15,90 m ²	TARKEP
2.17	KORRYTAŻ	13,80 m ²	GRS
RAZEM		111,20 m ²	
OGÓLNE PIĘTRO		197,70 m ²	



OBIEKT: PRZEBUDOWA, ROZBUDOWA I NADBUDOWA BUDYNKU PO DAWNEJ APTECE Z LOKALAMI MIESZ-KALNYMI ZE ZMIANĄ SPOSOBU UŻYTKOWANIA	SKALA: 1:50
ADRES: KARUSZYN UL. WOJSKA POLSKIEGO 20	DATA: 02.2016r.
INWESTOR: GMINA KARUSZYN KARUSZYN UL. POCCZYNA 1	NR. RYS: 3S
PRZEDMIOT RYSUNKU: RZUT PIĘTRA INSTALACJE WODOCIĄGOWE	PODPIS:
PROJEKTANT: mgr inż. Marcin Sienicki	NR. DZR: MAZ/0220/RW05/08
SPRAWDZAJĄCY: mgr inż. Paweł Rolinski	GPB: 7342/13/98